


PŮDORYS 1.NP M1:100 BŘEZINOVA 18

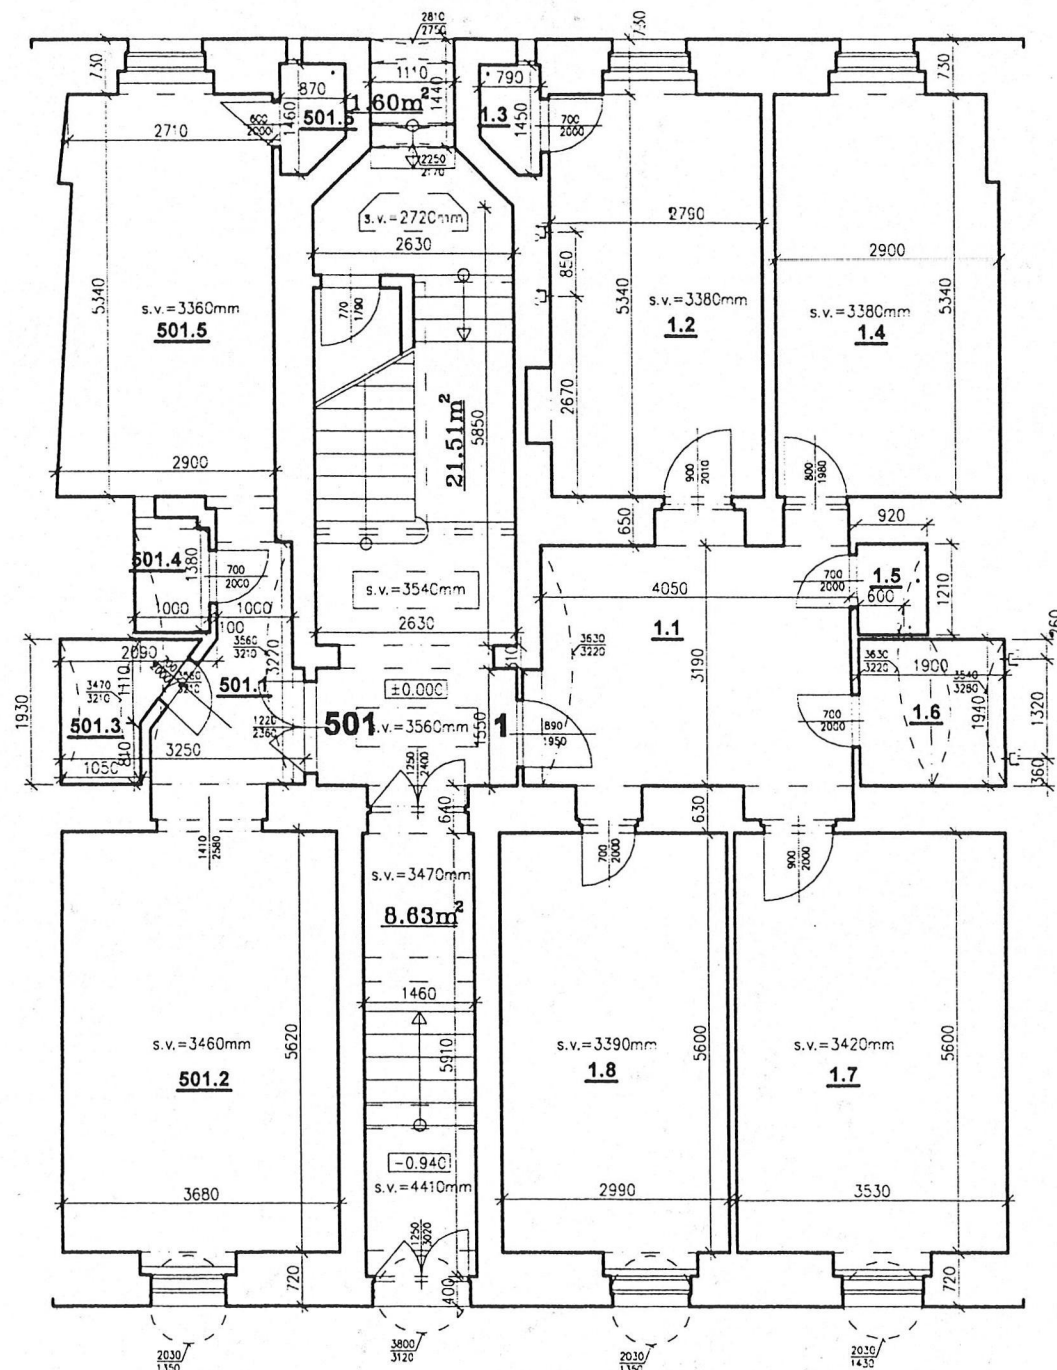

LEGENDA INSTALACÍ:

- ✕ VÝVOD VODY
- VÝVOD KANALIZACE
- VÝVOD PLYNU
- ✕ VÝVOD VODY+KANALIZACE

TABULKA VÝMĚR

číslo bytu	číslo místnosti	název místnosti	m2
501	501.1	předsíň	4,65
	501.2	kancelář	20,6
	501.3	koupelna	2,6
	501.4	WC	1,38
	501.5	kancelář	14,86
	501.6	komora	1,14
		plocha celkem	45,23
1	1.1	předsíň	12,95
	1.2	kuchyně	14,9
	1.3	spíž	1,02
	1.4	obyt.místnost	15,31
	1.5	WC	1,11
	1.6	koupelna	3,68
	1.7	obytná místnost	19,77
	1.8	obyt.místnost	16,74
		plocha celkem	85,48

±0.00 = 187.42 BpV

GEST

Ing. Miloš Stránský
Thámová 23, Praha 8
tel./fax. 222321069
mobil.: 608051936
email: gest@volny.cz

Dokumentace skutečného provedení

Název akce: Brezinova 18	c.p. 485
Část: 1.NP	Výkres č.:
Objednatel: MČ Praha 8	Měřítko: 1:100
Datum: 28.8.2003	Polohový systém: místní
	Výškový systém: BpV