


PŮDORYS 1.NP M1:100 BŘEZINOVA 18

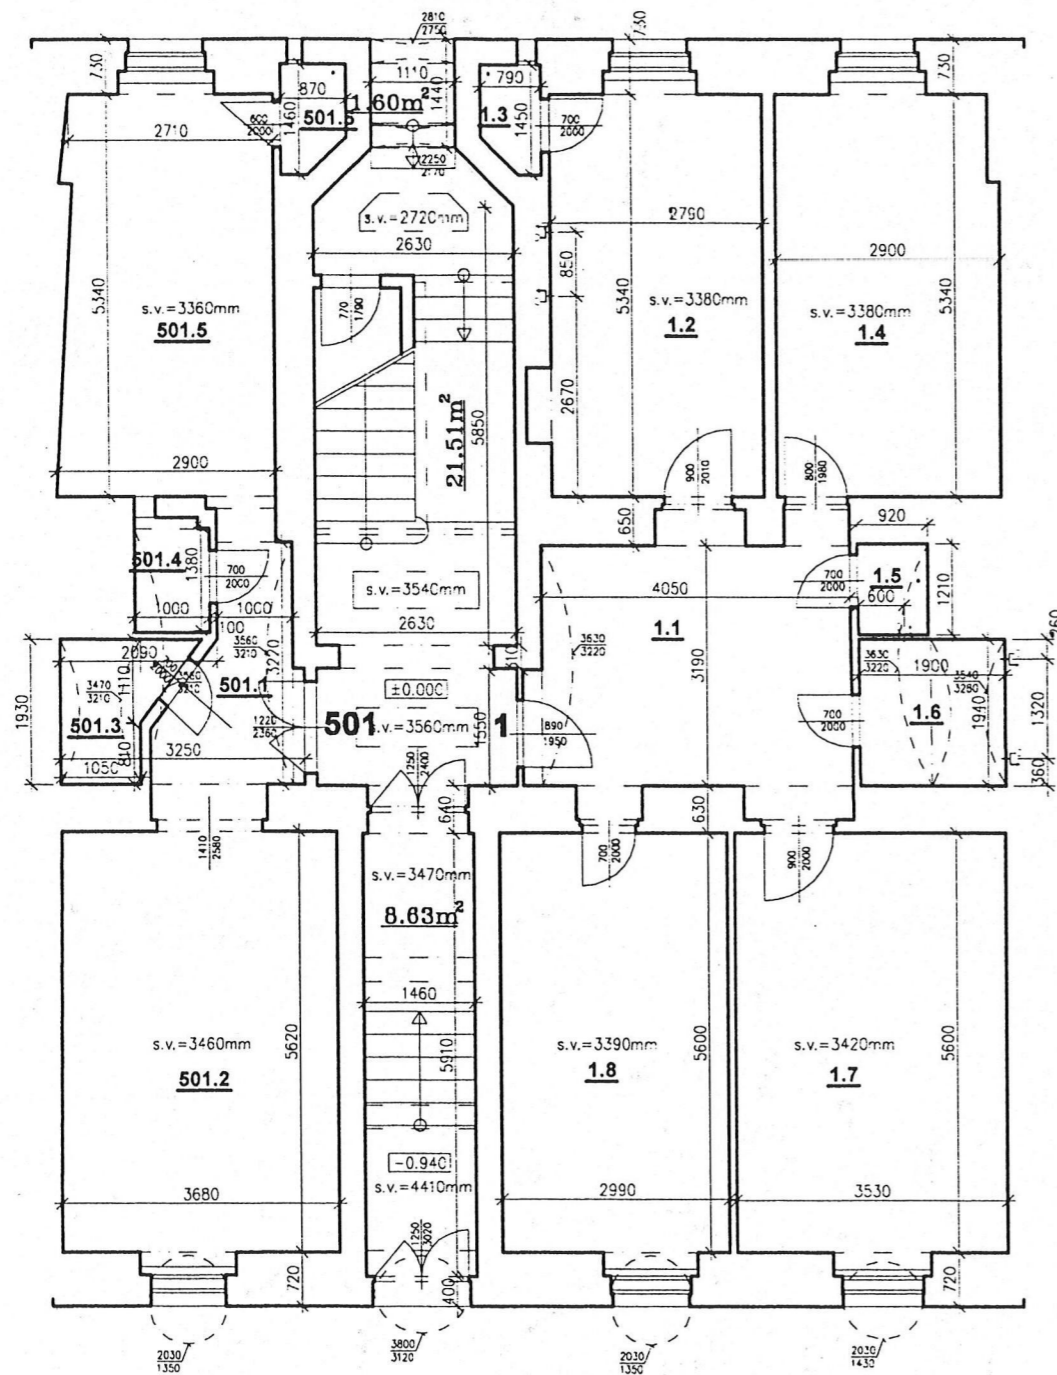

LEGENDA INSTALACÍ:

- ✕ — VÝVOD VODY
- — VÝVOD KANALIZACE
- — VÝVOD PLYNU
- ✕ — VÝVOD VODY+KANALIZACE

TABULKA VÝMĚR

číslo bytu	číslo místnosti	název místnosti	m2
501	501.1	předsín	4,65
	501.2	kancelář	20,6
	501.3	koupelna	2,6
	501.4	WC	1,38
	501.5	kancelář	14,86
	501.6	komora	1,14
		plocha celkem	45,23
1	1.1	předsín	12,95
	1.2	kuchyň	14,9
	1.3	spíž	1,02
	1.4	obyt.místnost	15,31
	1.5	WC	1,11
	1.6	koupelna	3,68
	1.7	obytná místnost	19,77
	1.8	obyt.místnost	16,74
		plocha celkem	85,48

±0.00 = 187.42 BpV

GEST

Ing. Miloš Stránský
Thámová 23, Praha 8
tel./fax. 222321069
mobil.: 608051936
email: gest@volny.cz

Dokumentace skutečného provedení

Název akce: Brezinoва 18 *c.p. 485*

Část: 1.NP

Výkres č.:

Objednatel: MČ Praha 8

Měřítko: 1:100

Datum: 28.8.2003

Polohový systém: místní

Výškový systém: BpV